


- LEGENDE :**
- Ancienne borne O.G.E.
 - Support électrique B.T.
 - Support téléphonique.
 - Support éclairage public.
 - Zone de stockage de bois.
 - Réseau E.P.
 - Buse.
 - Réseau télécom.
 - Cloture.
 - Application cadastrale.
 - Point de niveau.
 - Circulation pompier
 - EU-EV

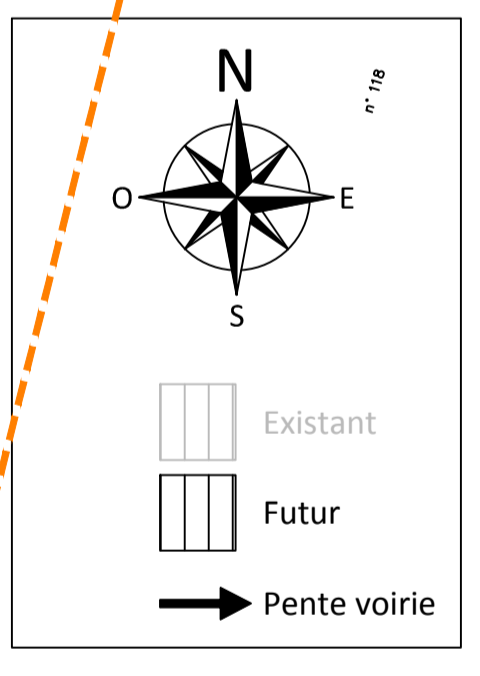

Numero	Désignation
A	Chaudière biomasse et avertis stockage attenant
B	Hall de réception des matières premières
C	Local préparation matière pressurée
D	Hall production (affineur / granulaton / ensachage / palettebotin)
E	Hall principal de stockage des produits fins ensachés (bâtiment E)
F	Hall secondaire de stockage des produits fins ensachés (bâtiment F)
G	Atelier maintenance / vestiaires et locaux sanitaires
H	Zone de stockage des billes de bois
S1	Silo stockage bois humides
S2	Silo stockage sciure sèche
S3	Silo type tampon produits fins
S4	Poste expédition des produits fins

Projet biomasse ROSTRENNEN

Maître d'ouvrage:
APROBOIS
 ZAE de Kervaosdoué
 39270 - CARHAIX -
 PLOGUER
 Tél : 02 98 93 74 04
 Mail :

Maître d'oeuvre:
B2 Ingénierie
 Angers Technopole
 12 rue, Olivier De Serres
 49070 Beaucouzé
 Tél : +33 241 272 365
 Mail : contact@b2ing.fr

Revision	Date	Dénomination	Dessiné par	Vérifié par	Approuvé par
C	03-02-2015	Mise à jour dénomination bâtiments	ACo	GVe	YCa
B	30-01-2015	Mise à jour	ACo	GVe	YCa
A	28-01-2015	Mise à jour	ACo	GVe	YCa
O	16-01-2015	Emission originale	ACo	GVe	YCa

Plan de masse et réseaux EU-EP Zone des 35 mètres

N° d'affaire	Phase	N° Plan	Indice
A13960	ICPE	ICPE 03	C

Nom fichier: A13960.ICPE.MASSE.dwg Echelle: 1/500 Format: A0
Ce plan est la propriété de la société Groupe Up, il ne peut être reproduit ni diffusé à des tiers sans son autorisation. (Loi du 21 mars 1902)